


Detail 2  
M 1:50

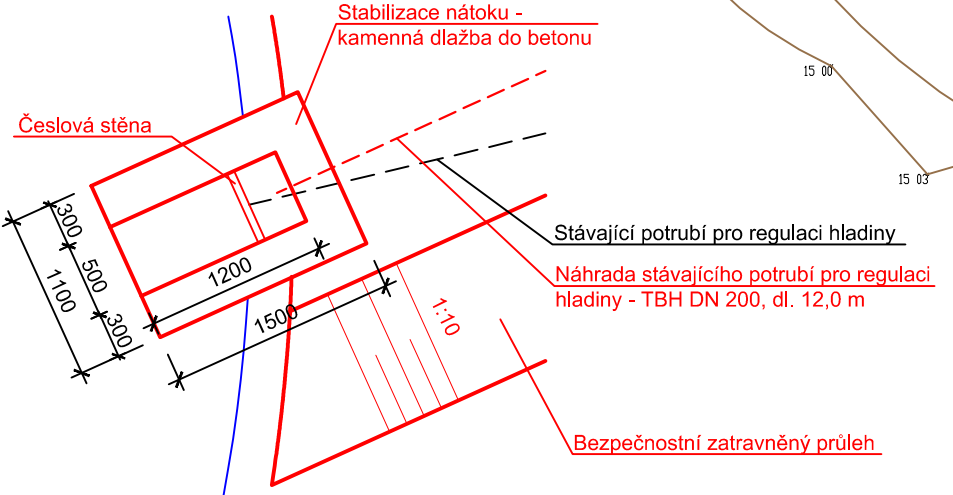

<b>ING. JIŘÍ JODL - ISP - inženýring, stavby, projekce</b>				
<b>Ořech 225, 252 25 - p. Jinočany</b>				
Vypracoval Ing. Oldřich Peleška	Kreslil Ing. Oldřich Peleška	Zodpovědný projektant Ing. Jiří Jodl	HIP	
Obecní úřad Klínec	Kraj Středočeský	Datum 06/2019	HIP	
Investor Obec Klínec	Klínec 138, 252 10 Klínec	Stupeň	HIP	
Zakázka <b>Odbahnění a udržovací práce na vodních nádržích v obci Klínec</b>		Číslo zakázky	HIP	
		Počet formátů 2xA4	HIP	
		Měřítko 1:200	HIP	
Obsah <b>Situace - nádrž 2</b>		Číslo přílohy <b>4.</b>	Číslo kopie HIP	